


1º PAV.

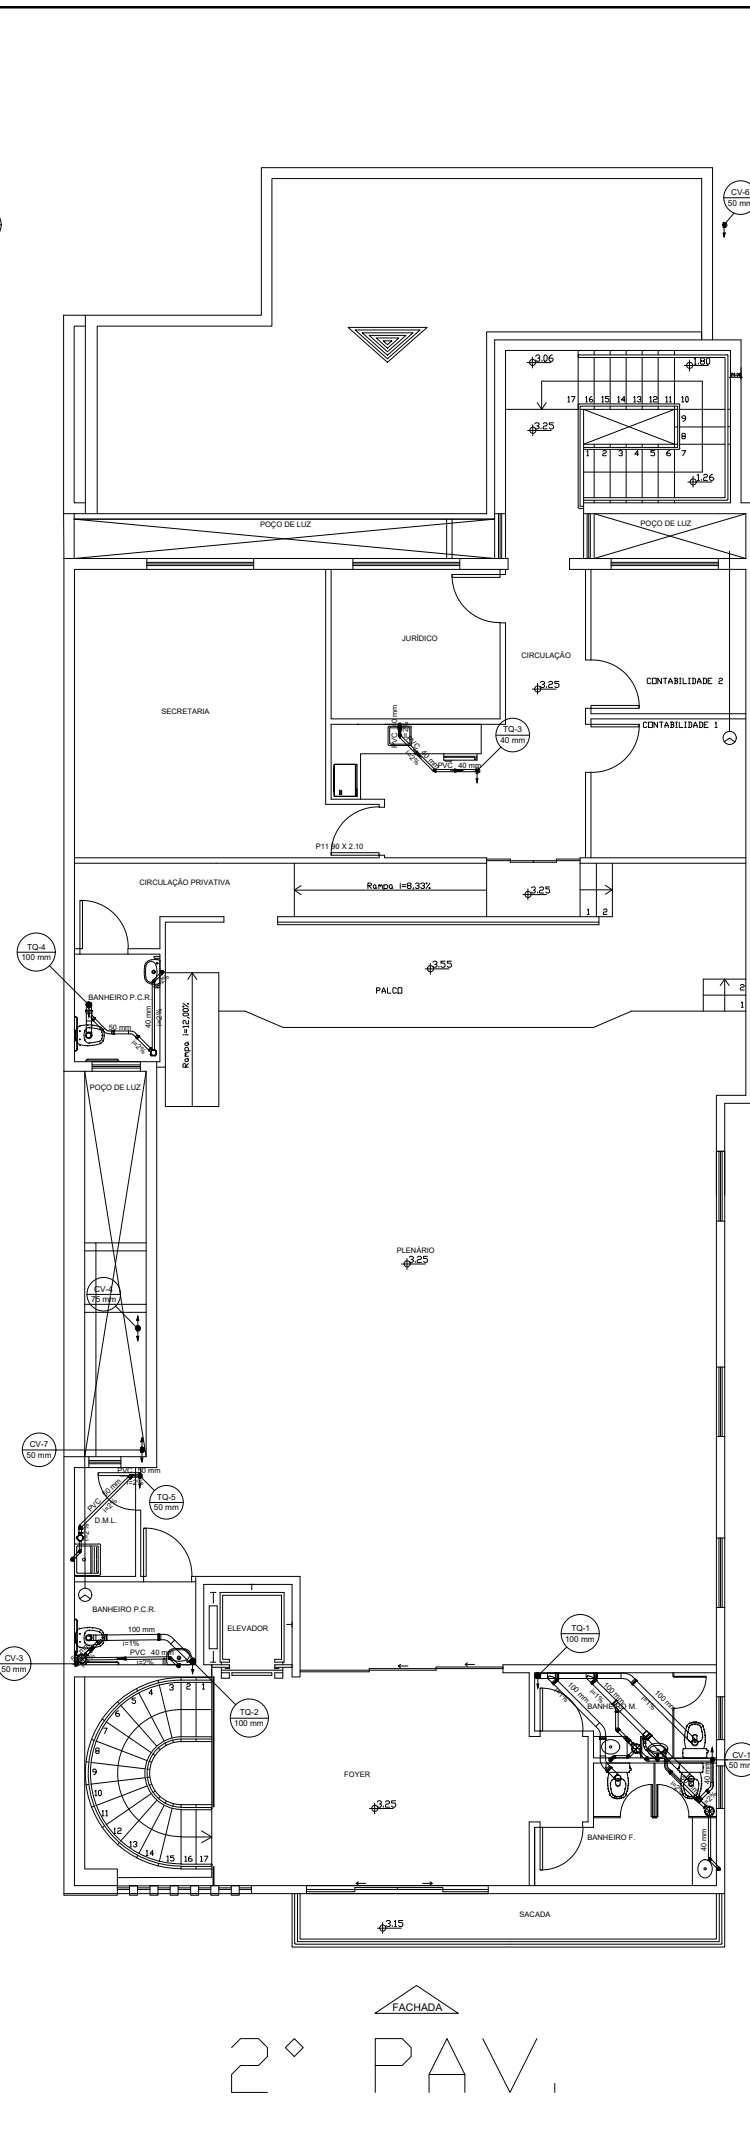

2º PAV.

Legenda	
	Caixa Sifonada
	Caixas Inspeção Esgoto Simples
	Caixas de passagem
	Curva 45 Longa para Esgoto Sanitário
	Curva 45 longa Amanco
	Curva 45° curta Amanco
	Joelho 45
	Junção invertida
	Junção simples
	Lavatório Residencial com sifão
	Mictório de Descarga Automática- DN 40mm
	Pia de Cozinha Residencial com Sifão 50mm
	Ramais de Ventilação
	Tanque de Lavar Roupas DN 50mm
	Vaso Sanitário c/ J90°

APROVAÇÕES:

FERNANDA ROSSI - ARQUITETA

NATUREZA: CONSTRUÇÃO COMERCIAL
 PROPRIETÁRIO: CÂMARA MUNICIPAL DE VEREADORES DE SFA
 ENDEREÇO DA OBRA: Rua treze de Janeiro, nº 535 Bairro Centro, São Francisco de Assis / RS

PROPRIETÁRIO: CÂMARA MUNICIPAL DE VEREADORES DE SFA
 CNPJ: 91-262-154-0001-07

PROJETO ARQUITETÔNICO: ARQUITETA E URBANISTA FERNANDA ROSSI - CAU nº A244737-1

PROJETOS COMPLEMENTARES: ANDRESSA TRINDADE DA COSTA - CREA nº 248404

ÁREAS:
 Área total:699,71m²

DESENHO:
 DATA: 14/03/2022
 ESCALA: 1:200
 PRANCHA:

CONTEÚDO:
 Planta Baixa - 1º E 2º Pavimento Projeto Hidrossanitário-

