


1º PAV.

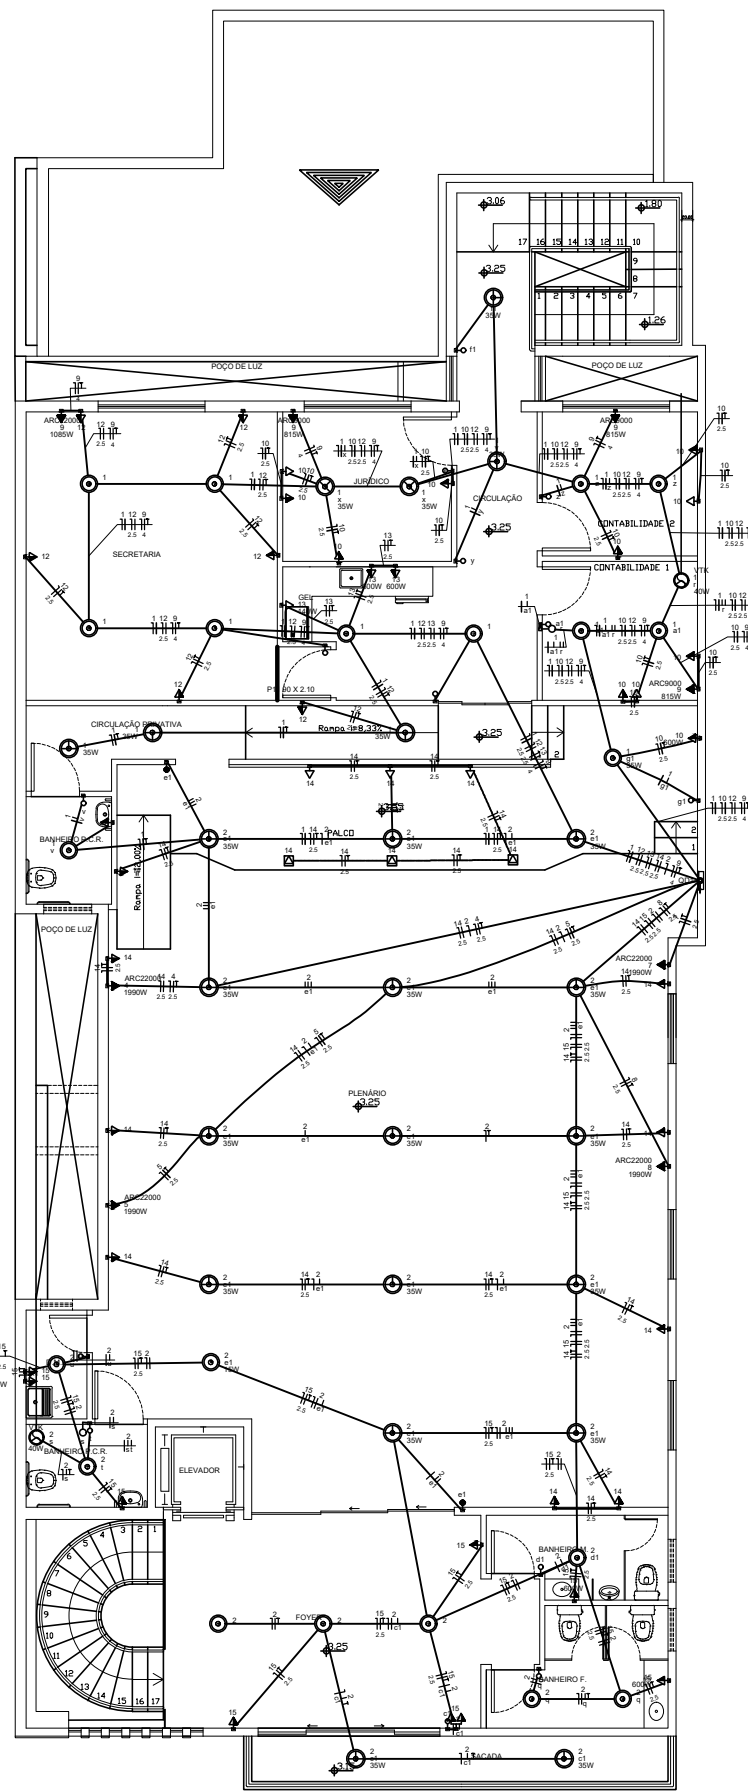

2º PAV.

Legenda	
	2 Tomadas médias a 1,10m do piso
	Interruptor paralelo 1 tecla - 1,10m do piso
	Interruptor simples 1 tecla - 1,10m do piso
	Placa 2"x4" - ventilador de teto
	Ponto genérico de luz 100W
	Ponto genérico de luz 15W
	Ponto genérico de luz 35W
	Quadro de distribuição
	Tomada alta a 2,20m do piso
	Tomada baixa a 0,30m do piso
	Tomada média a 1,10m do piso
	Tomada no piso
	Ventokit

Legenda	
	2 Tomadas baixas a 0,30m do piso (2x)
	2 Tomadas médias a 1,10m do piso (2x)
	3 Tomadas médias a 1,10m do piso (3x)
	Caixa de passagem
	Entrada de serviço
	Interruptor paralelo 1 tecla - 1,10m do piso
	Interruptor simples 1 tecla - 1,10m do piso
	Motor monofásico a 0,30m do piso
	Placa 2"x4" - ventilador de teto
	Ponto genérico de luz 100W
	Ponto genérico de luz 24W
	Ponto genérico de luz 35W
	Ponto genérico de luz 9W
	Quadro de distribuição
	Quadro de medição
	Tomada alta a 2,20m do piso
	Tomada baixa a 0,30m do piso
	Tomada média a 1,10m do piso
	Tomada no piso
	Ventokit

APROVAÇÕES:

FERNANDA ROSSI - ARQUITETA

NATUREZA: CONSTRUÇÃO COMERCIAL
 PROPRIETÁRIO: CÂMARA MUNICIPAL DE VEREADORES DE SFA
 ENDEREÇO DA OBRA: Rua treze de Janeiro, nº 535 Baixo Centro, São Francisco de Assis / RS

PROPRIETÁRIO: CÂMARA MUNICIPAL DE VEREADORES DE SFA
 CNPJ: 91-262-154-0001-07

PROJETO ARQUITETÔNICO: ARQUITETA E URBANISTA FERNANDA ROSSI - CAU nº A244737-1

PROJETOS COMPLEMENTARES: ANDRESSA TRINDADE DA COSTA - CREA nº 248404

ÁREAS:
 Área total:699,71m²

DESENHO:
 DATA: 14/03/2022
 ESCALA: 1:200
 PRANCHA:

CONTEÚDO:
 Planta Baixa - 1º e 2º Pavimento Projeto Hidrossanitário-



1/1